


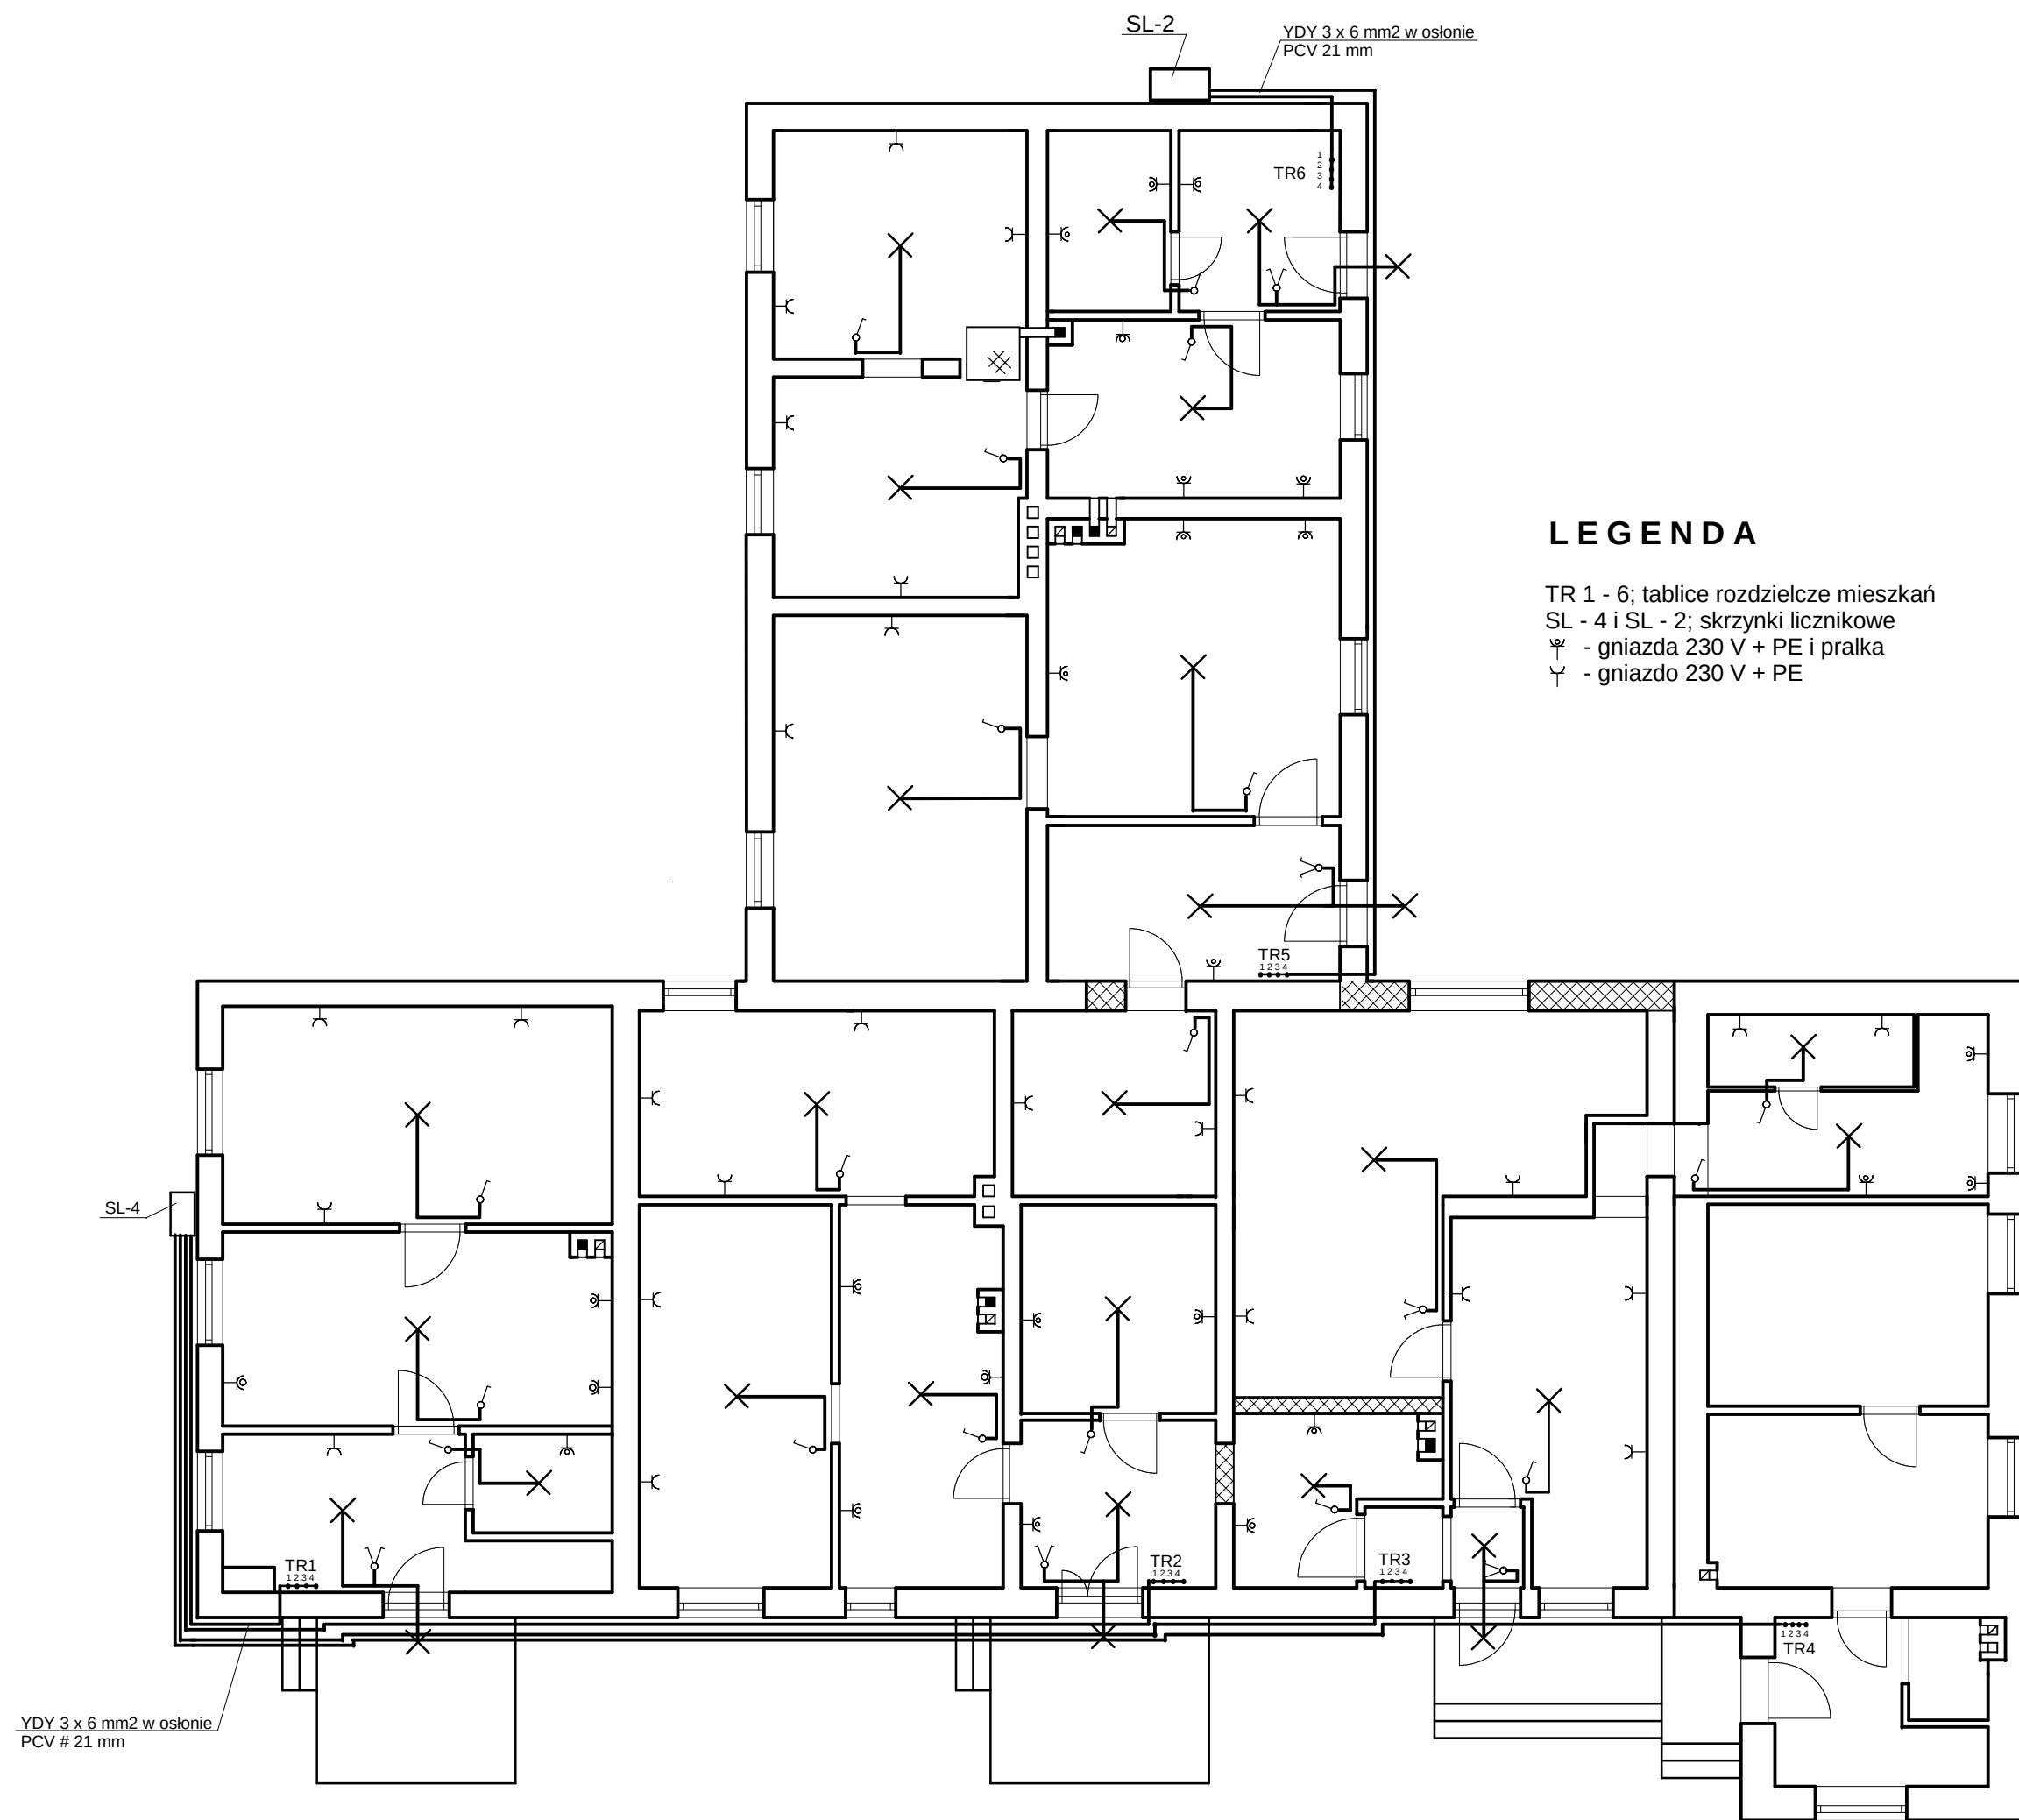

LEGENDA

TR 1 - 6; tablice rozdzielcze mieszkań
SL - 4 i SL - 2; skrzynki licznikowe
⌋ - gniazda 230 V + PE i pralka
⌋ - gniazdo 230 V + PE

INWESTOR: Gmina Płońnica 13 - 206 Płońnica ul. Dworcowa 52	Wymiana dachu na budynku mieszkalnym sześciordzinnym RZUT PRZYZIEMIA				ADRES INWESTYCJI: Wielki Łęck 13-206 Płońnica działka nr 391
	Projektant:	wewn. instalacja elektryczna			
		Zenon Barański	upr. bud. Cie - 199/94		
		skala 1 : 50	P.T.	rys. nr E2	

Gmina Płońska
13 - 206 Płońska
ul. Dworcowa 52

Wielki Łęck
13-206 Płońska
działka nr 391